


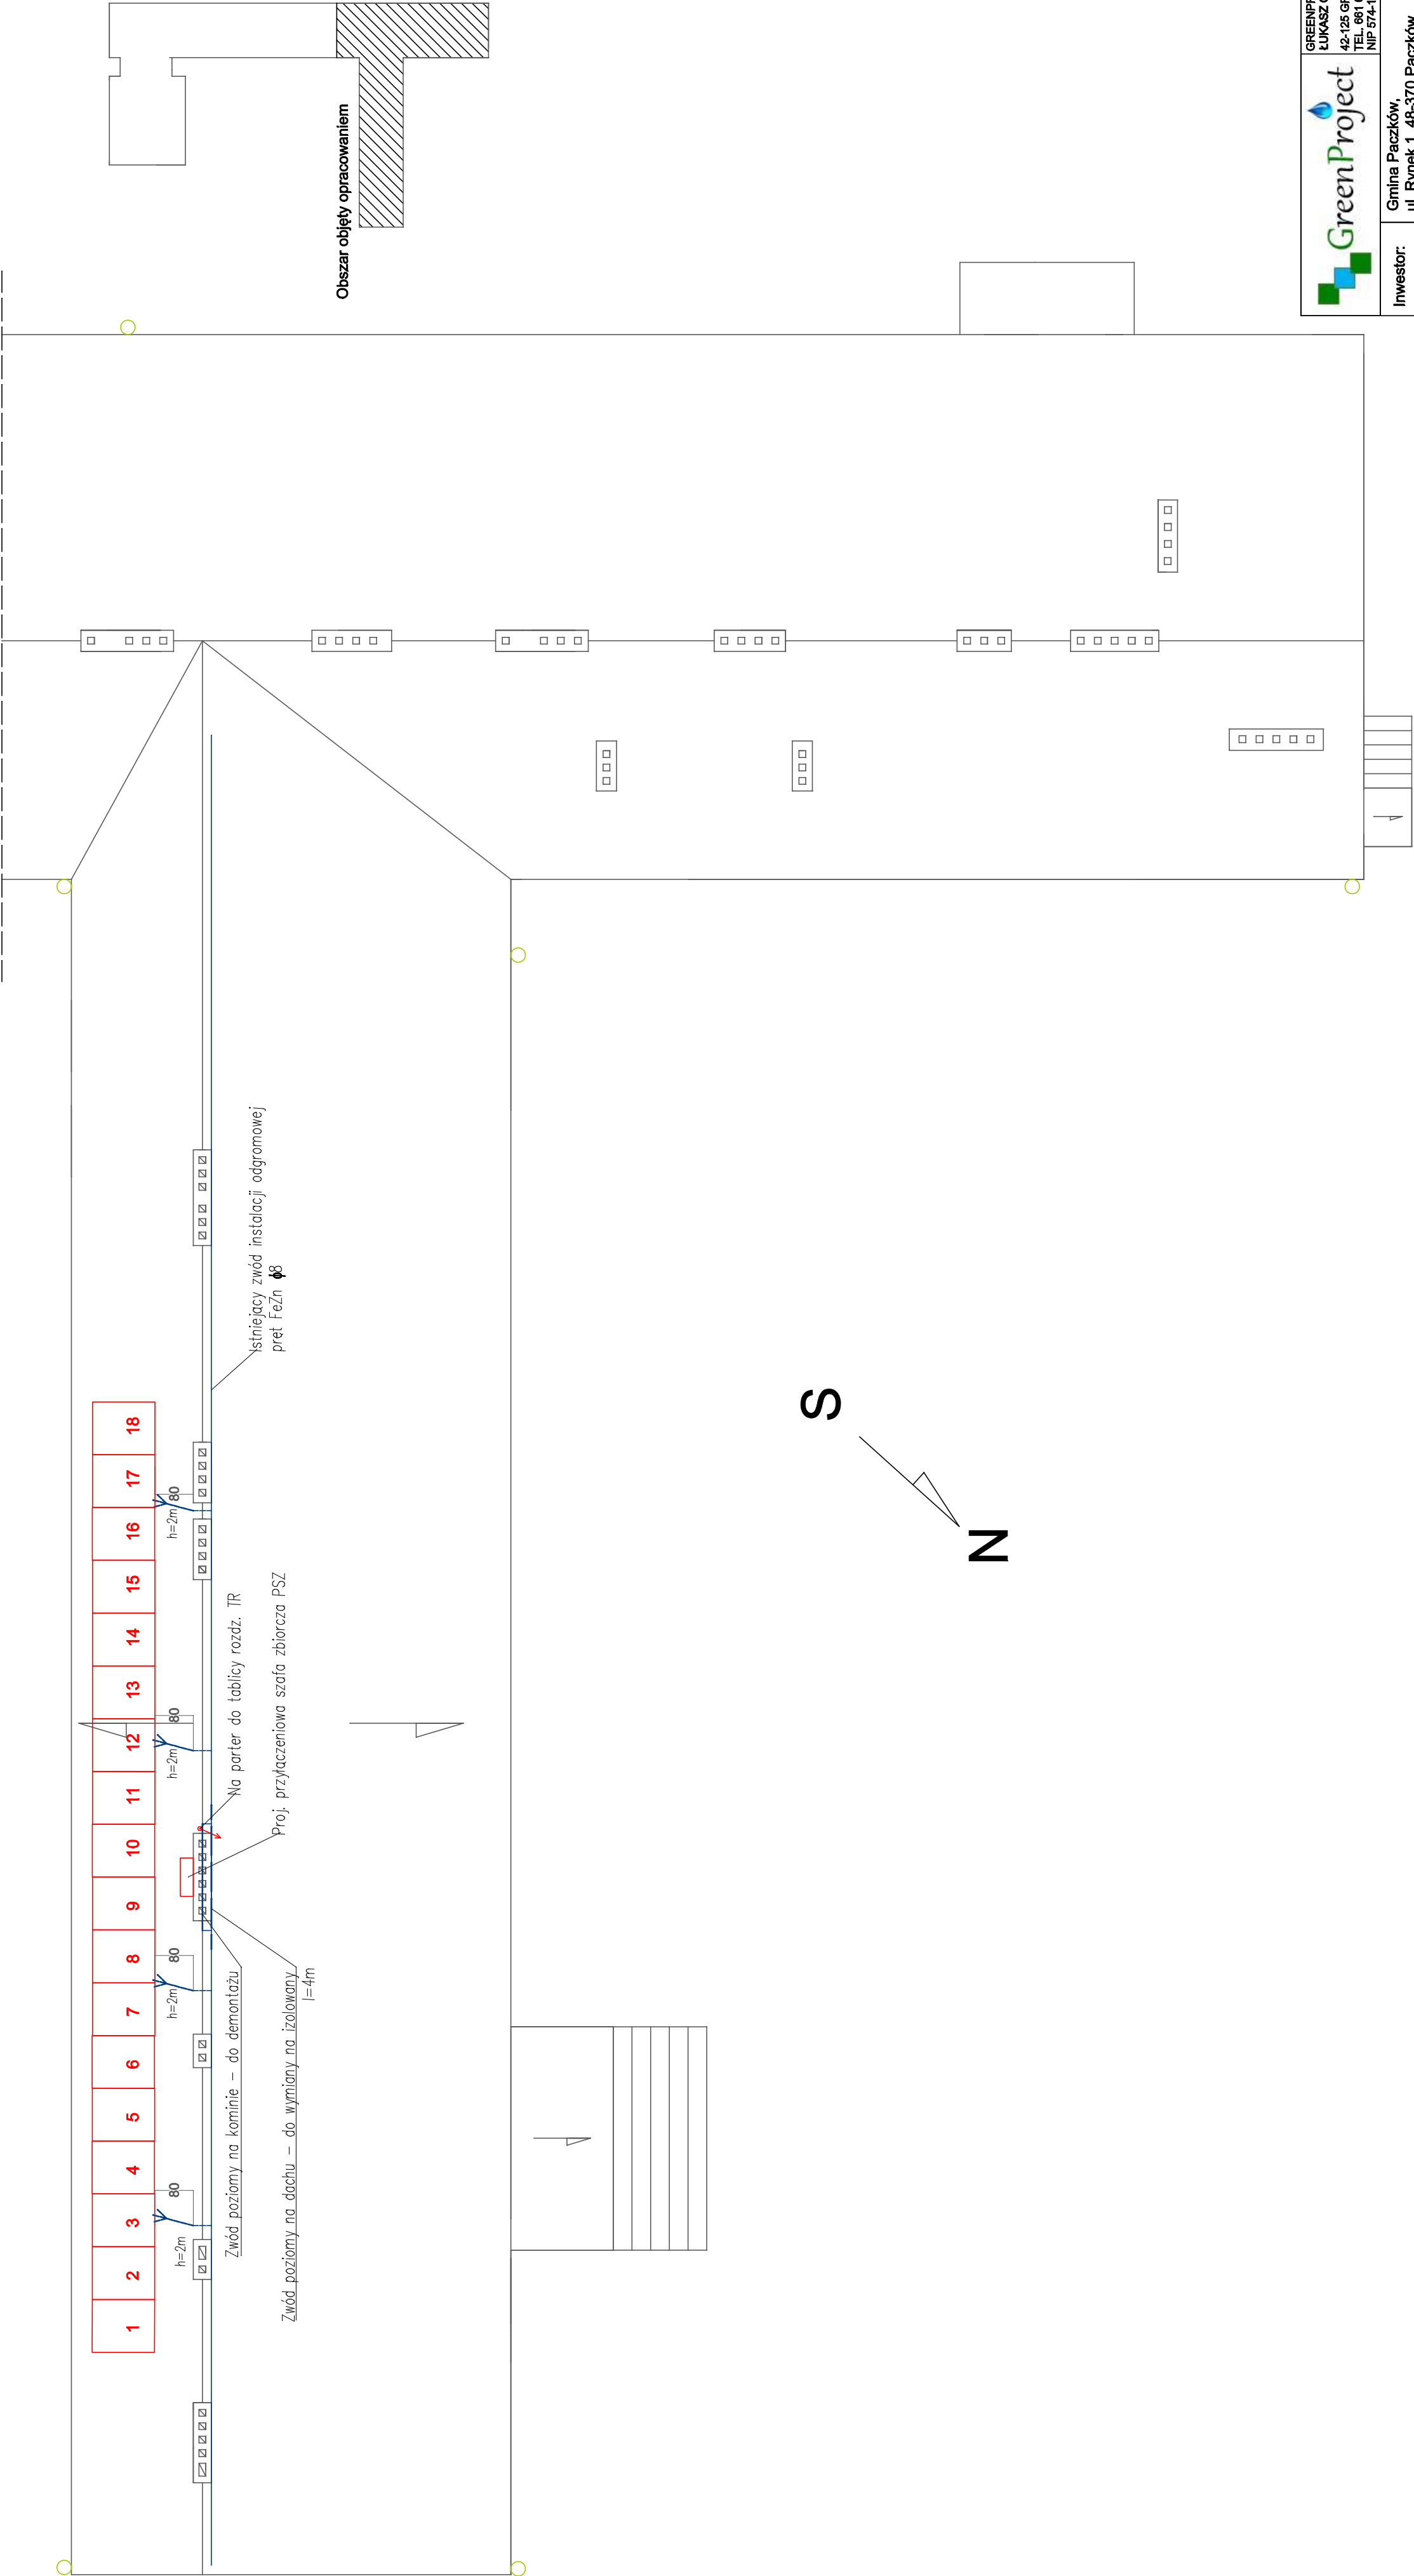

	GREENPROJECT ŁUKASZ CHŁAD		42-125 GRUSZEWNIA, UL. KŁOBUCKA 31 TEL. 661 608 474 NIP 574-198-64-48	
	Inwestor:		Gmina Paczków, ul. Rynek 1, 48-370 Paczków	
	Temat:		Termomodernizacja Publicznej Szkoły Podstawowej nr 3 w Paczkowie Im. Jana Pawła II	
	Adres:		ul. 1 Maja 2, 48-370 Paczków dz. nr 1070/4	
	Tytuł rysunku:		Rzut dachu - Instalacja fotowoltaiczna	
Projektant:		Imię i Nazwisko	Nr uprawnień	Podpis
Sprawdził:		mgr inż. Tomasz Soluch	SLK/1079/POOE/05	
		mgr inż. Adam Panicz	SLK/0622/PWOE/05	
Skala 1:100		Data : 04.2016	Bransza: Elektryczna	Nr rys.: E2