
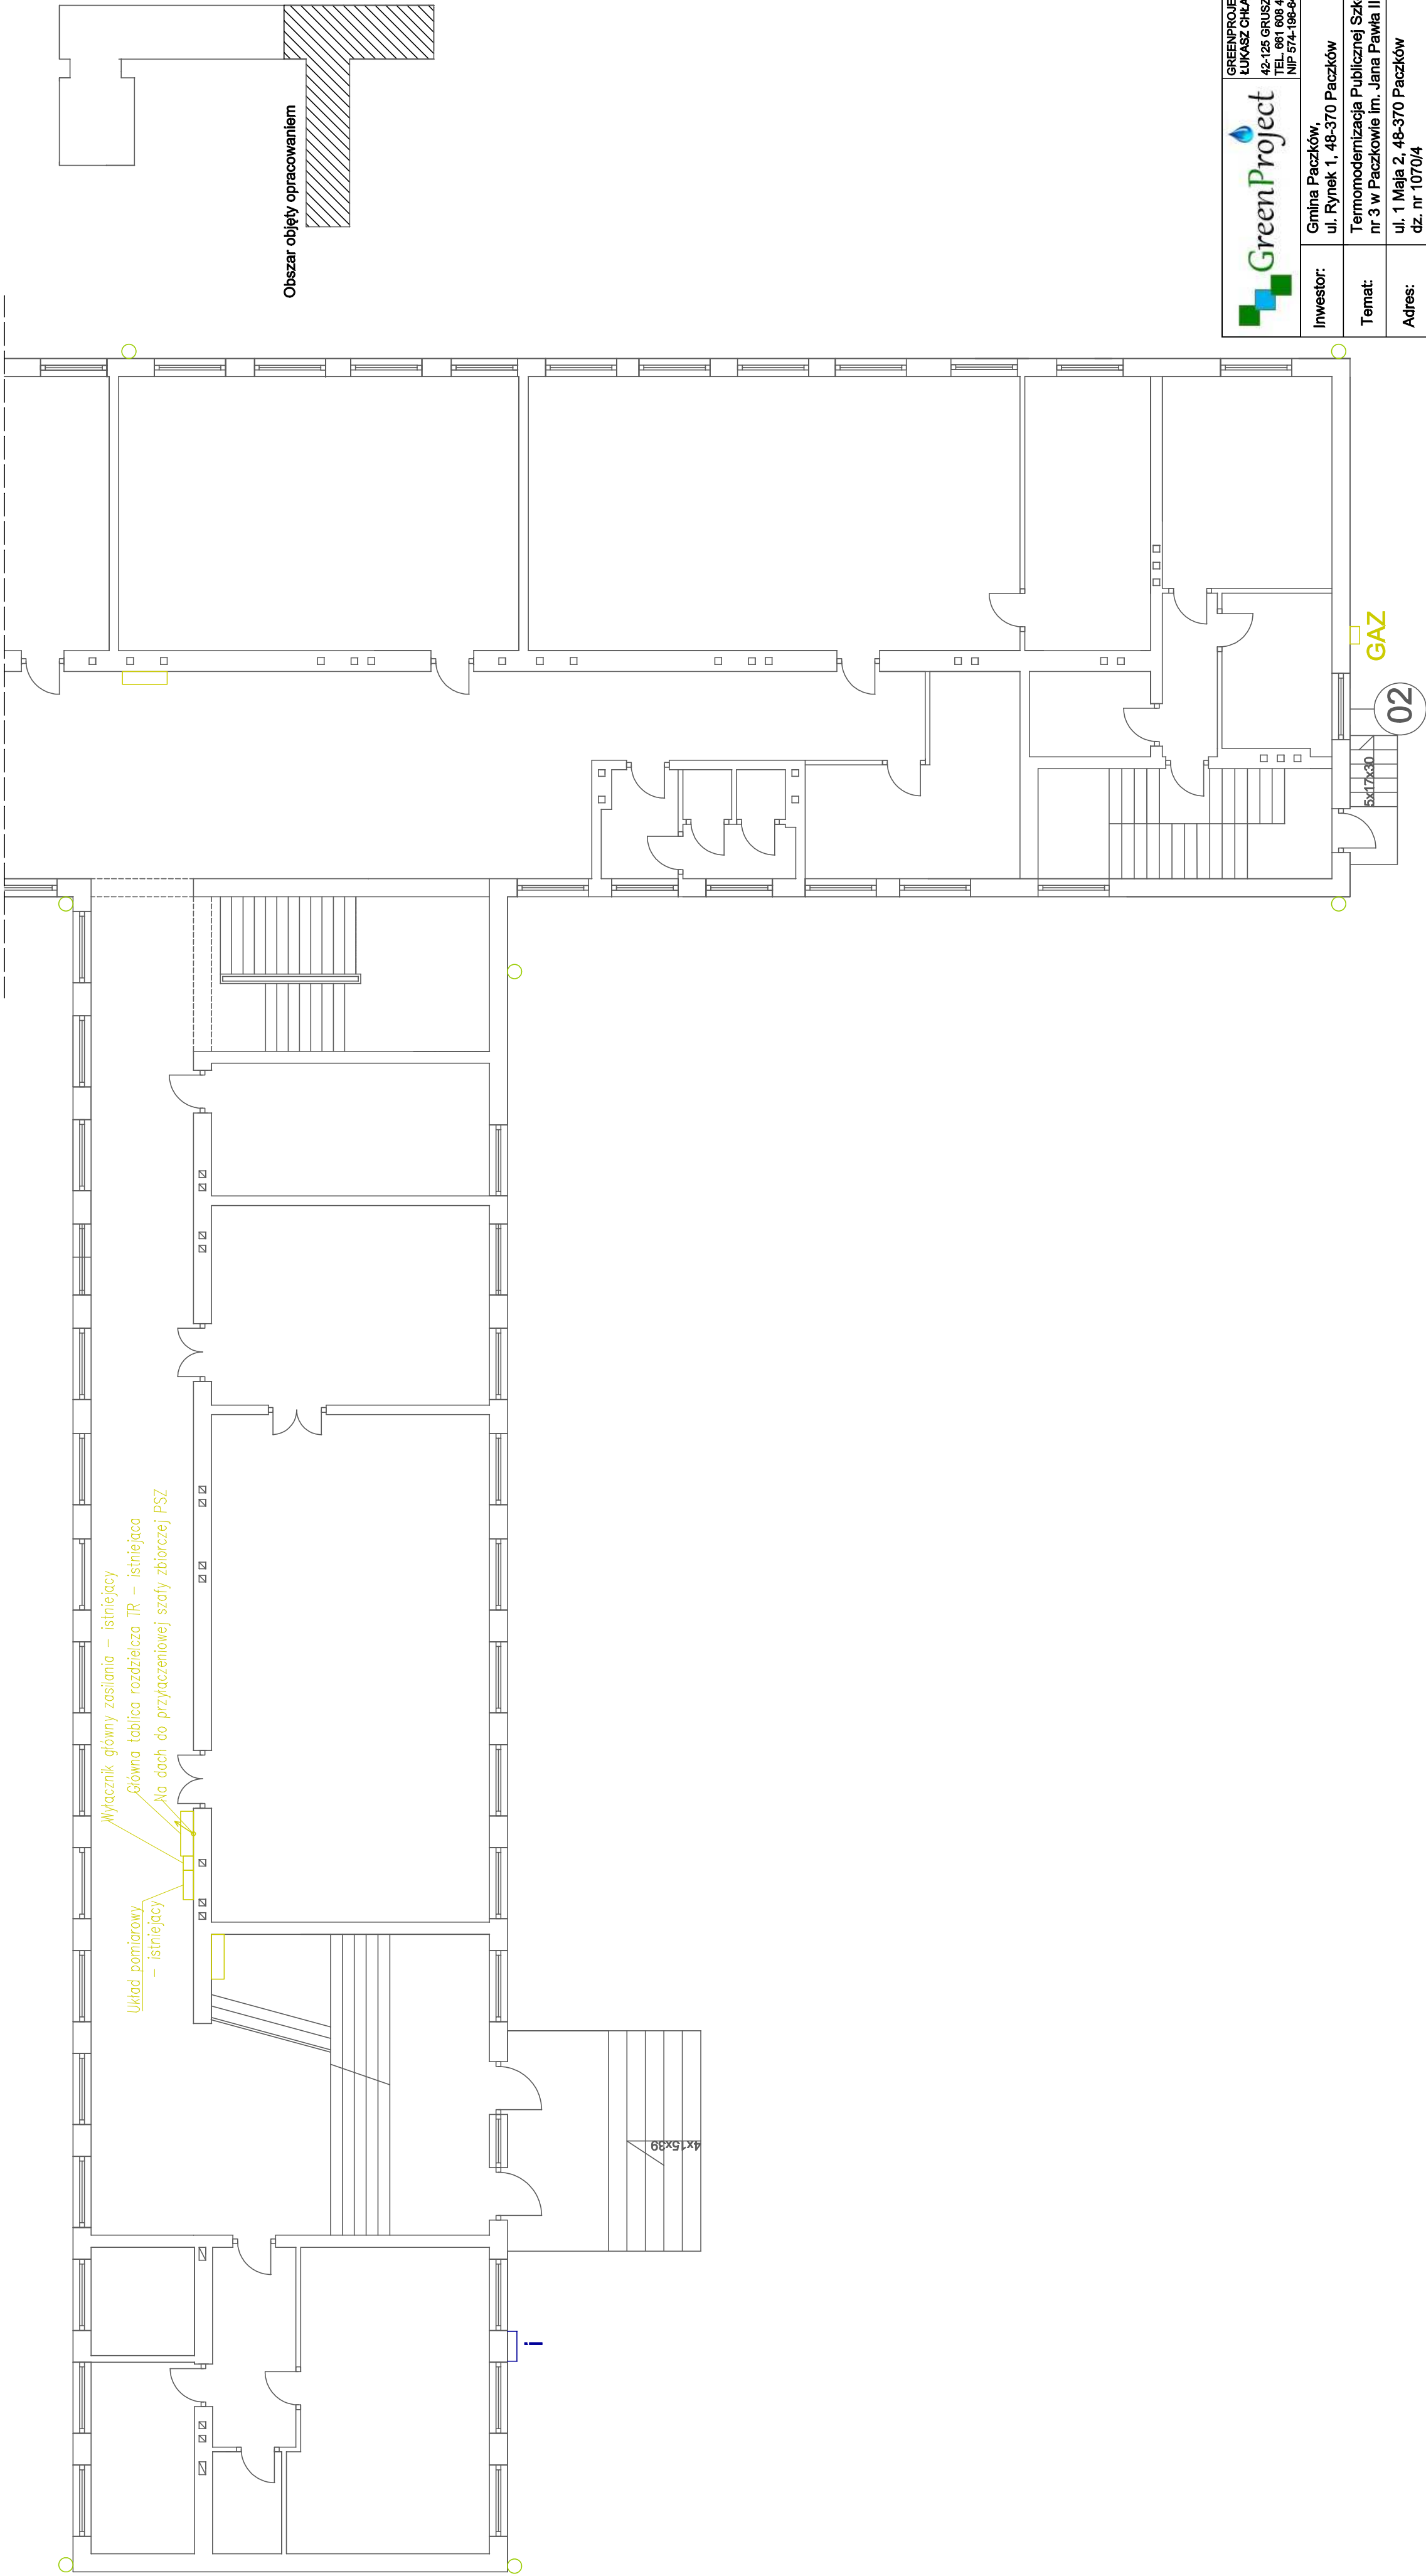


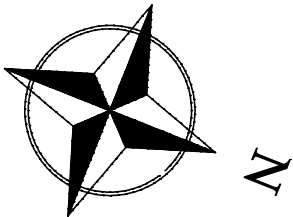

		GREENPROJECT ŁUKASZ CHŁAD 42-125 GRUSZEWNIA, UL. KŁOBUCKA 31 TEL: 71 688 47 44 NIP: 574-080-446
Inwestor:	Gmina Paczków, ul. Rynek 1, 48-370 Paczków	
Temat:	Termomodernizacja Publicznej Szkoły Podstawowej nr 3 w Paczkowie Im. Jana Pawła II	
Adres:	ul. 1 Maja 2, 48-370 Paczków dz. nr 1070/4	
Tytuł rysunku:	Rzut parteru - Instalacja fotowoltaiczna	
Projektant:	Imię i Nazwisko	Nr uprawnień
Sprawdził:	mgr inż. Tomasz Soluch	SLK/1079/PWOE/05
Skala 1:100	mgr inż. Adam Panicz	SLK/0622/PWOE/05
	Data : 04.2016	Bransza: Elektryczna
		Nr rys.: E1